



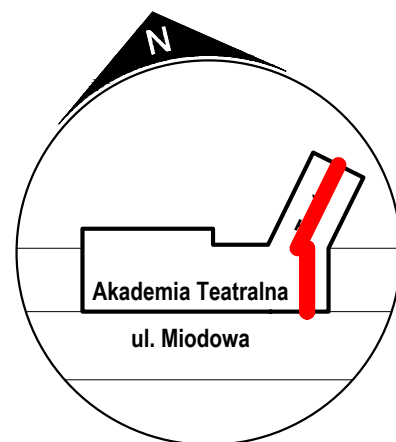

RALNEJ

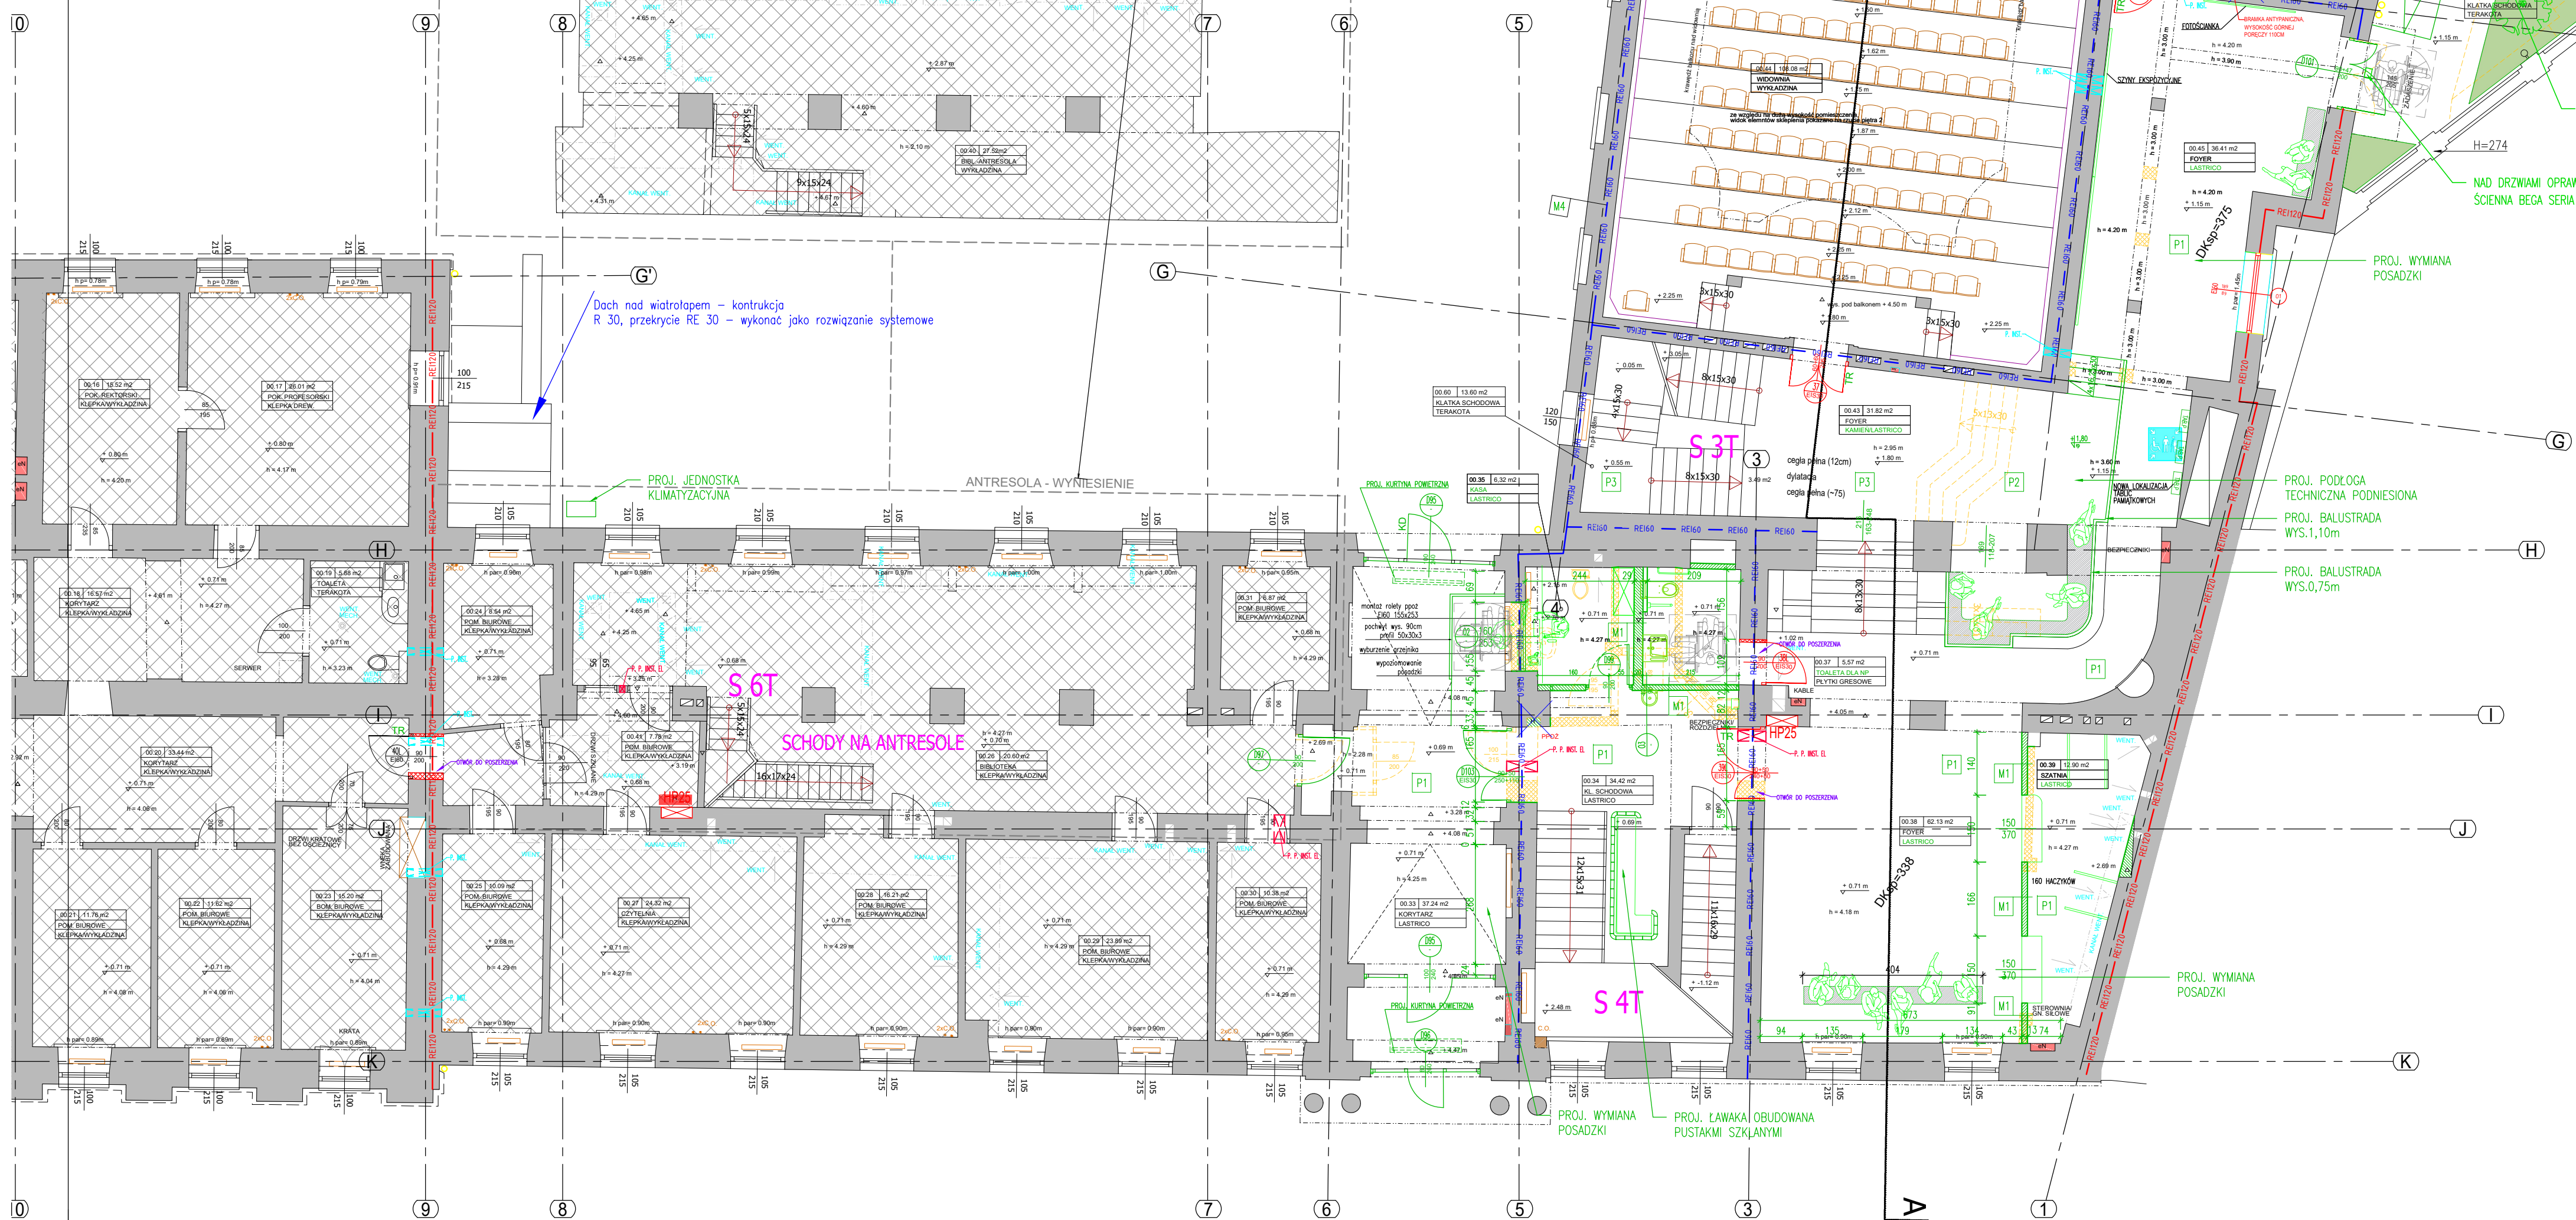

- LEGENDA 2026
- WYBURZENIA
 - PROJEKTOWANE SCIAŁY
 - ELEMENTY PROJEKTOWANE KOLOR ZIELONY
 - OSZCZĘDZONA PRACA WYKONAWCZA
 - PROJ. ELEKTROINSTALACJE MAGNETYCZNE
 - KONTROLA DOSTĘPU W DRZEWACH
- UWAGA: Przepięcia instalacji przez przepięcia pożarowe należy uszczelniać do odporności pożarowej tych przepięć.
- PRZEBUDOWA HOLU GŁÓWNEGO BUDYNKU COLLEGIUM NOBILIUM I POMIESZCZEŃ PRZYLEGAJĄCYCH WRAZ Z INSTALACJAMI W TYM OBSZARZE ORAZ PRZEBUDOWA INSTALACJI WOD-KAN, C.O., OŚWIETLIENIA ADMINISTRACYJNEGO ORAZ GŁOZ ZASILAJĄCYCH, OŚWIETLIENIA TEATRALNEGO, MECHANIKI SCENY, K.D. I BUDOWA SYSTEMU BMS W BUDYNKU COLLEGIUM NOBILIUM ORAZ PRZEBUDOWA DZIEDZINCA WEWNĘTRZNEGO

A03

BIURO
ARCHITEKT
KACZMARCZYKNR RYS.
PRZEDMIOT RYSUNKU
SKALA
1:100
KOD
2607/ABRANŻA
ARCHITEKTURA
STADIUM
PROJ. ARCH.-BUD.PROJEKTANT
SPRAWDZAJĄCY

IMIĘ I NAZWISKO, SPECJALNOŚĆ, NR UPRAWNIENI, PODPIS

mgr inż. arch. SYLWIA BARTOSZEWSKA
UPRAWNIENIA NR 32/104/03mgr inż. arch. ANDRZEJ KACZMARCZYK
UPRAWNIENIA NR 212/88 B-B

UZGODNIENIA

DATA
.09.2026

INDEKS A

NAZWA OBIEKTU
BUDOWLANEGO

PRZEBUDOWA HOLU GŁÓWNEGO BUDYNKU COLLEGIUM NOBILIUM I POMIESZCZEŃ PRZYLEGAJĄCYCH WRAZ Z INSTALACJAMI W TYM OBSZARZE ORAZ PRZEBUDOWA INSTALACJI WOD-KAN, C.O., OŚWIETLIENIA ADMINISTRACYJNEGO ORAZ GŁOZ ZASILAJĄCYCH, OŚWIETLIENIA TEATRALNEGO, MECHANIKI SCENY, K.D. I BUDOWA SYSTEMU BMS W BUDYNKU COLLEGIUM NOBILIUM ORAZ PRZEBUDOWA DZIEDZINCA WEWNĘTRZNEGO