


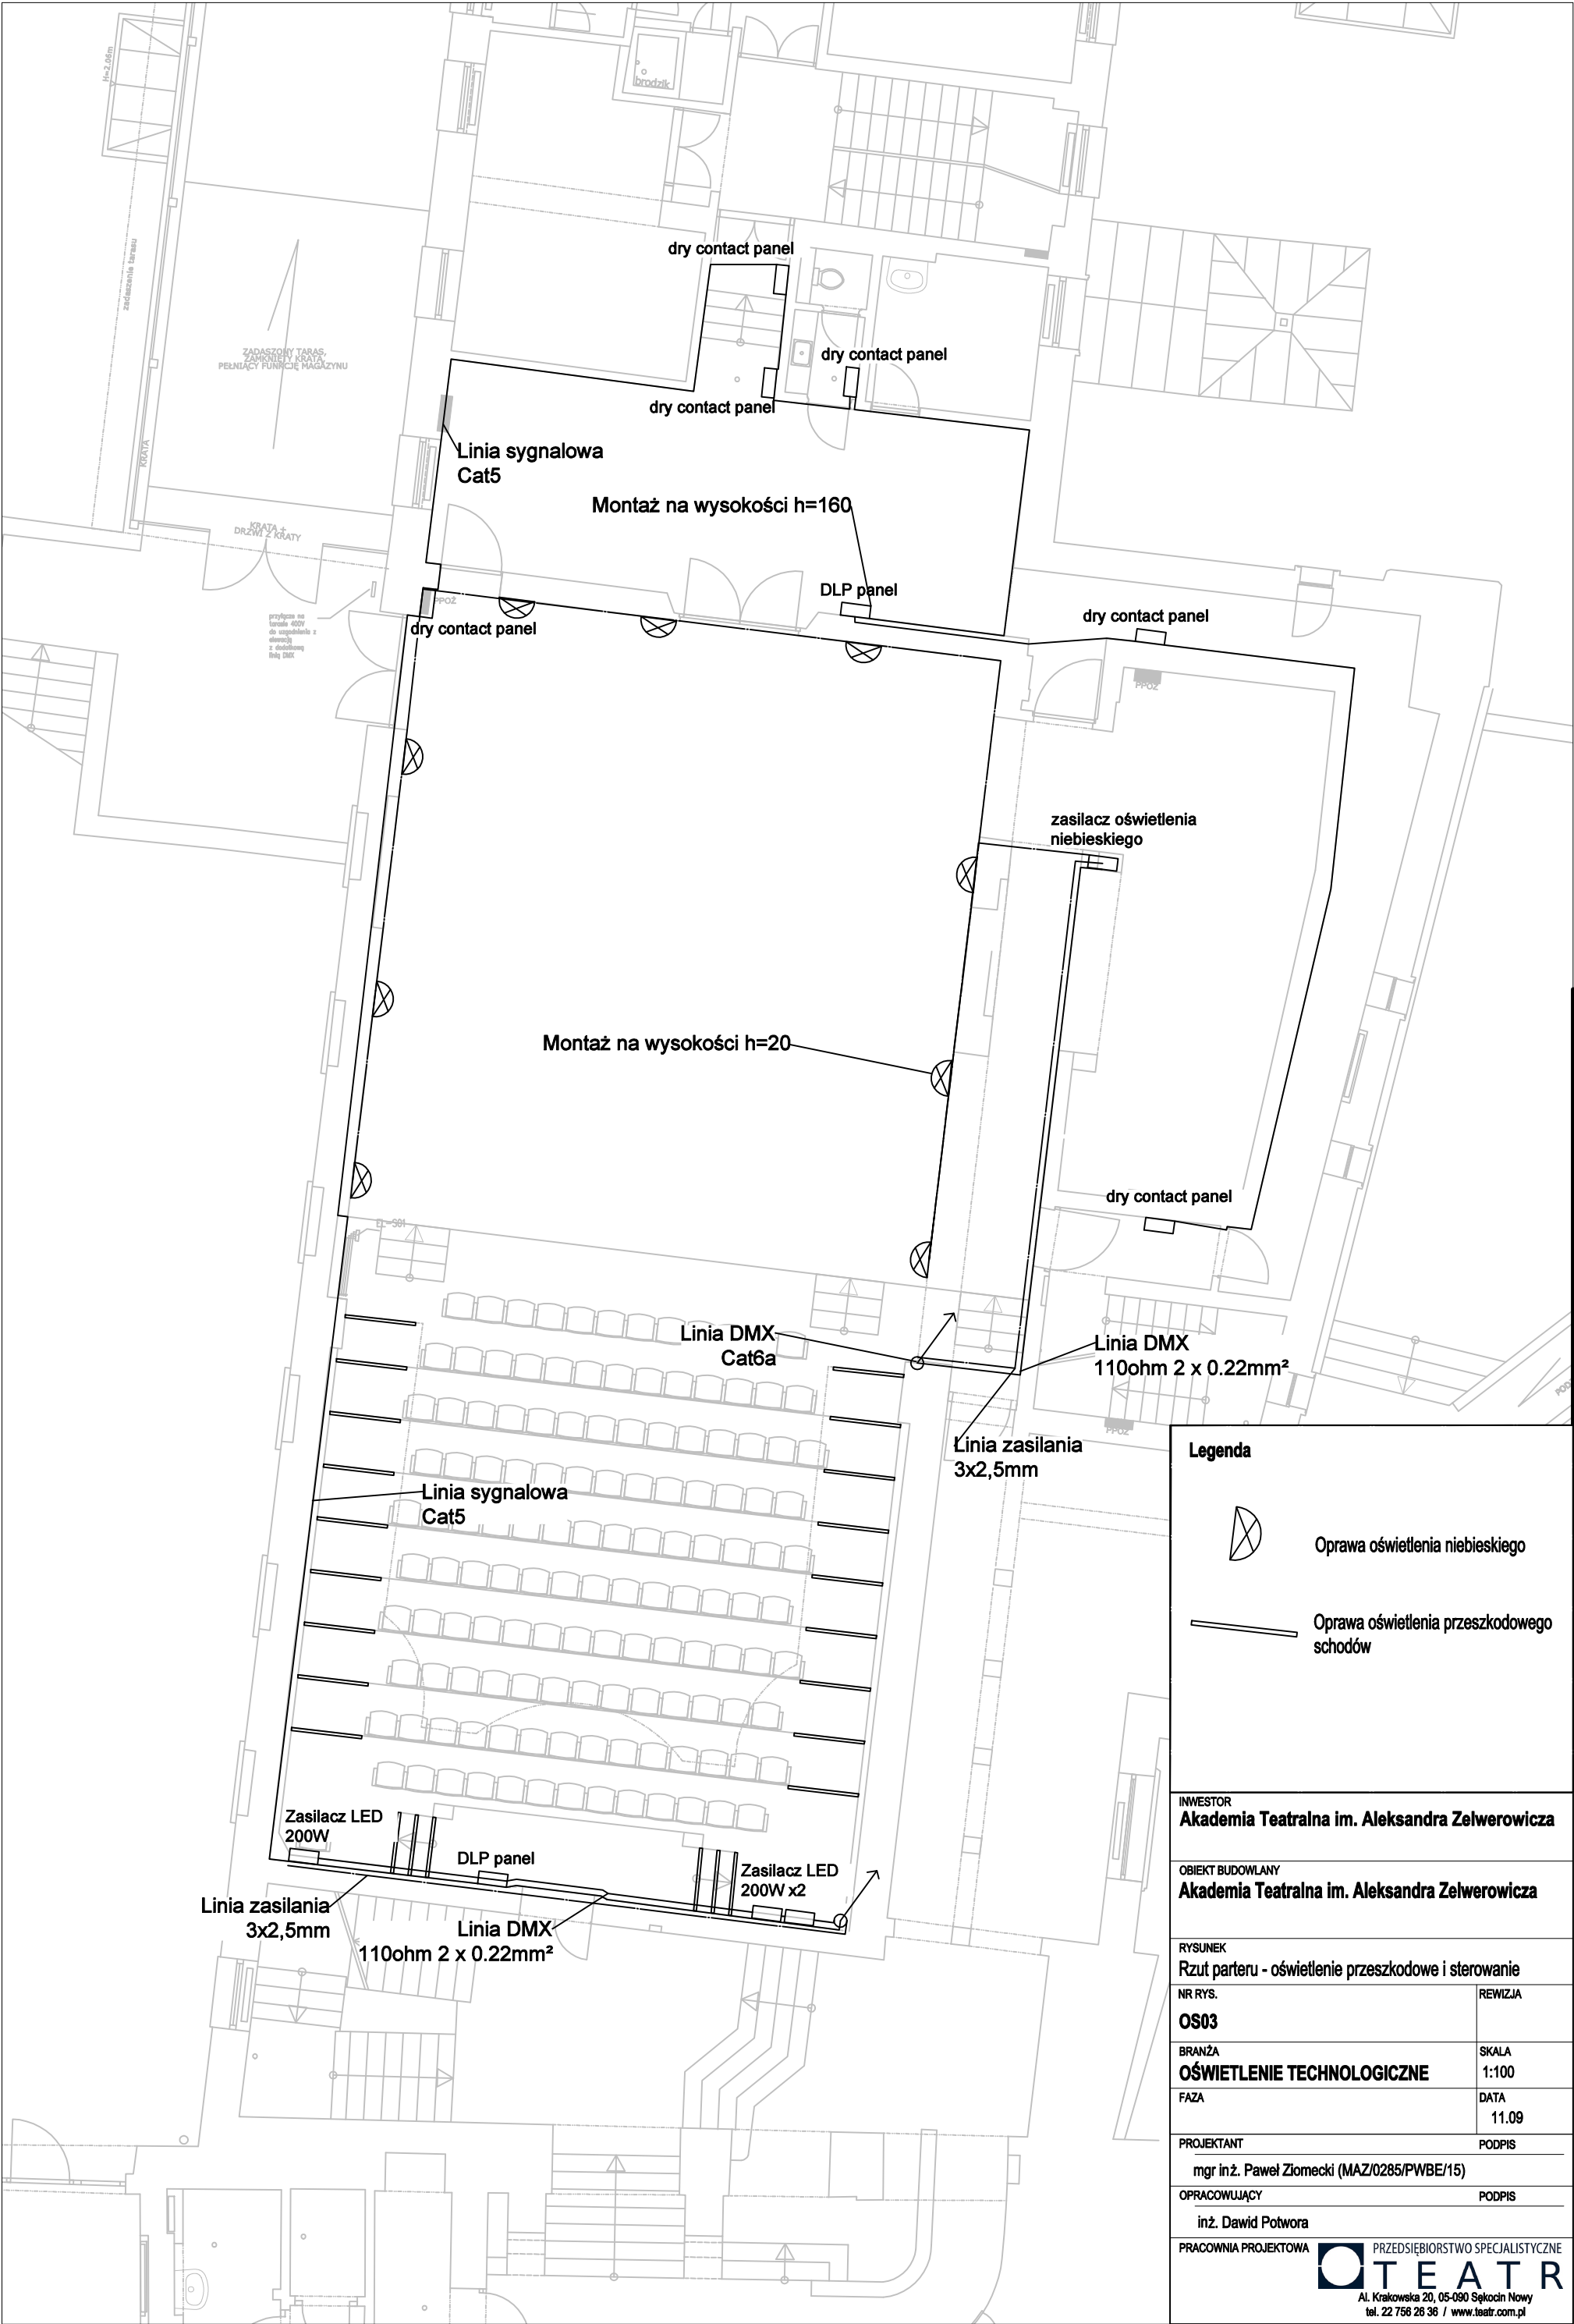

Legenda

-  Oprawa oświetlenia niebieskiego
-  Oprawa oświetlenia przeszkodowego schodów

INWESTOR Akademia Teatralna im. Aleksandra Zelwerowicza	
OBIEKT BUDOWLANY Akademia Teatralna im. Aleksandra Zelwerowicza	
RYSUNEK Rzut parteru - oświetlenie przeszkodowe i sterowanie	
NR RYS. OS03	REWIZJA
BRANŻA OŚWIETLENIE TECHNOLOGICZNE	SKALA 1:100
FAZA	DATA 11.09
PROJEKTANT mgr inż. Paweł Ziomecki (MAZ/0285/PWBE/15)	PODPIS
OPRACOWUJĄCY inż. Dawid Potwora	PODPIS
PRACOWNIA PROJEKTOWA  PRZEDSIĘBIORSTWO SPECJALISTYCZNE Al. Krakowska 20, 05-090 Sękocin Nowy tel. 22 758 28 38 / www.teatr.com.pl	